
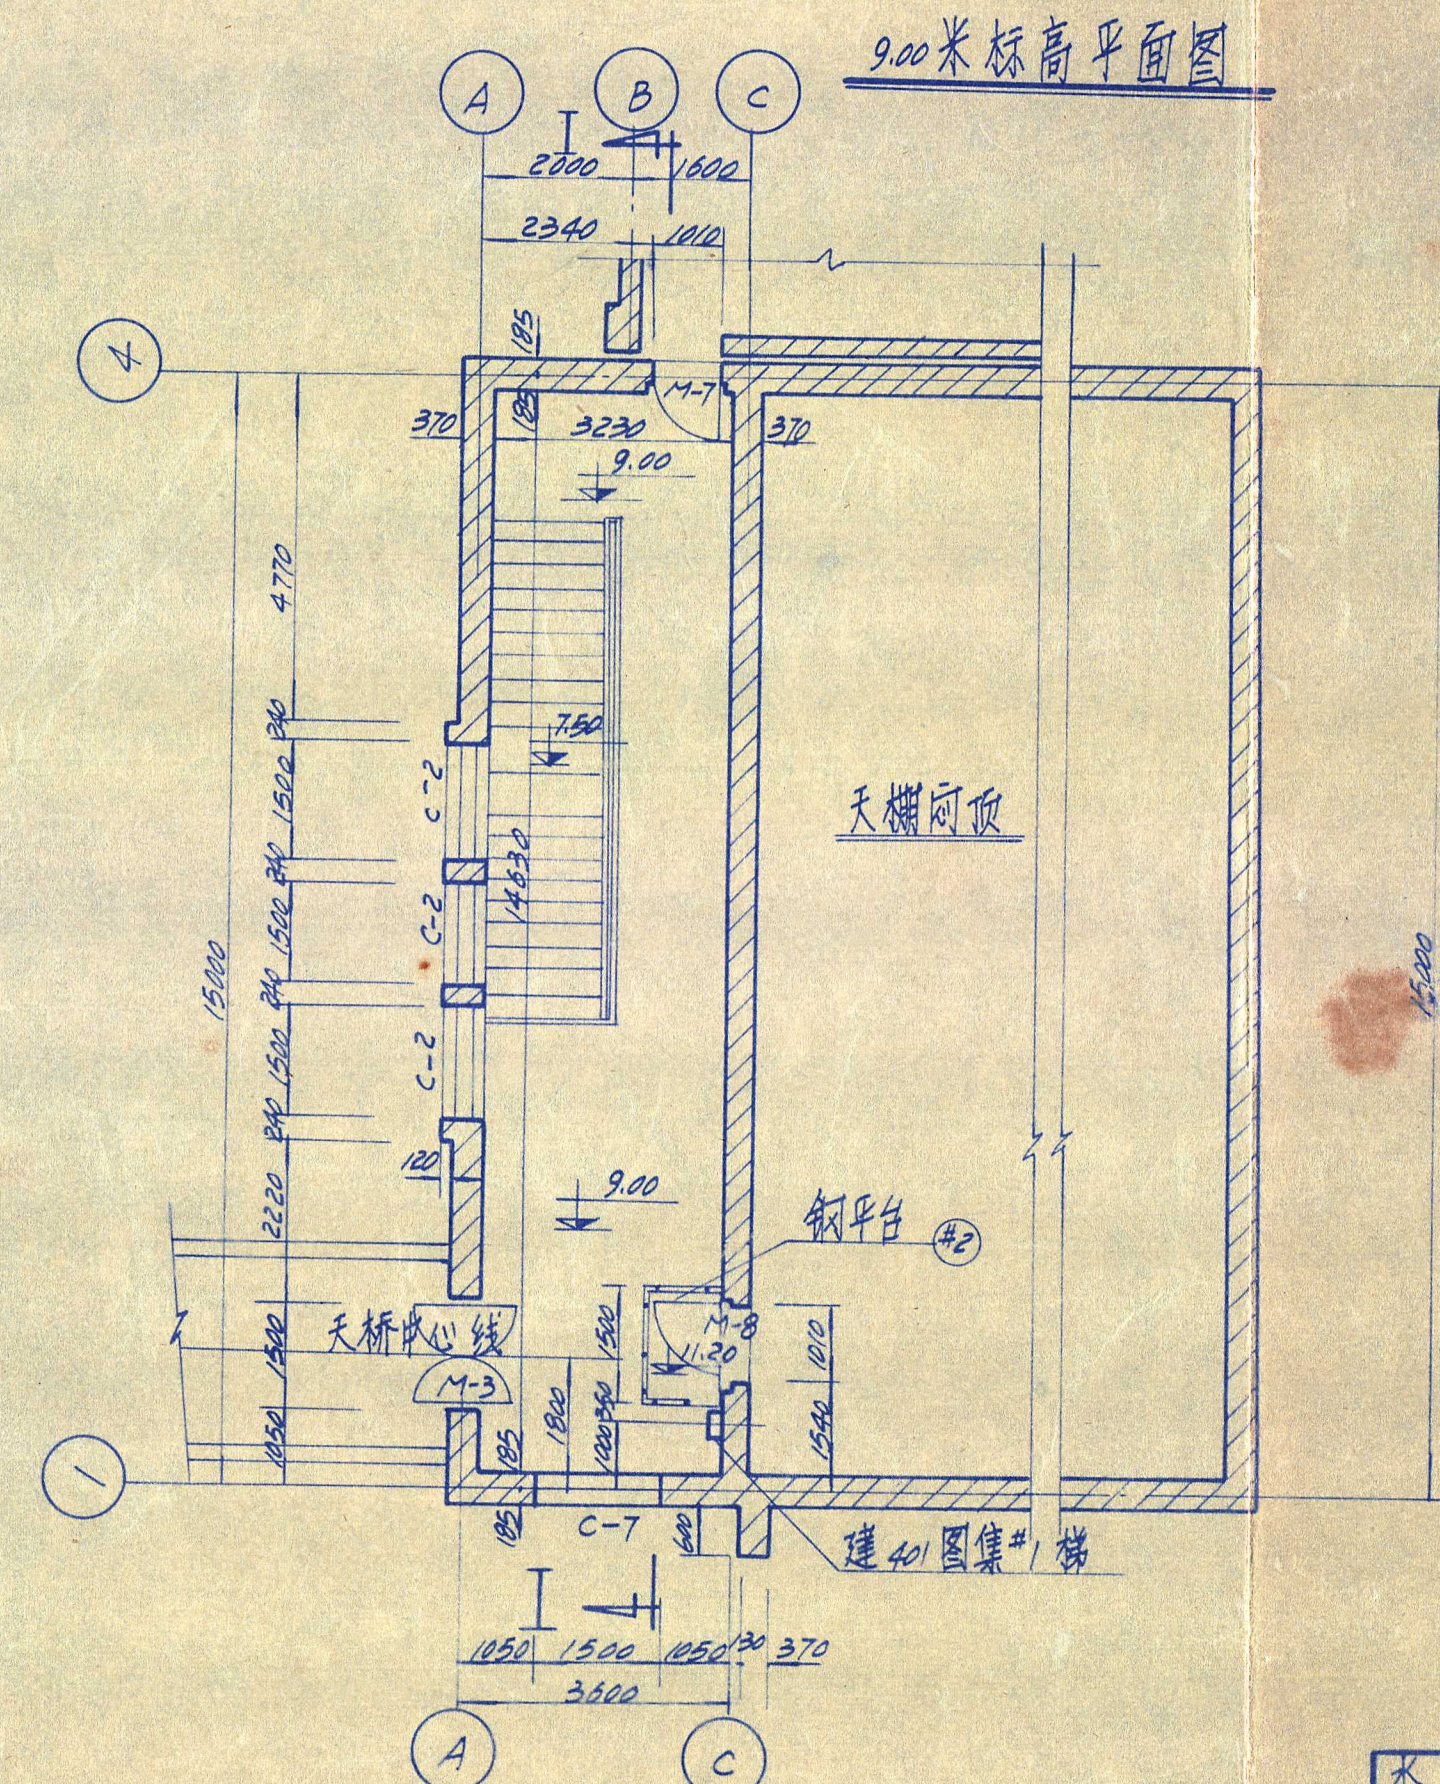
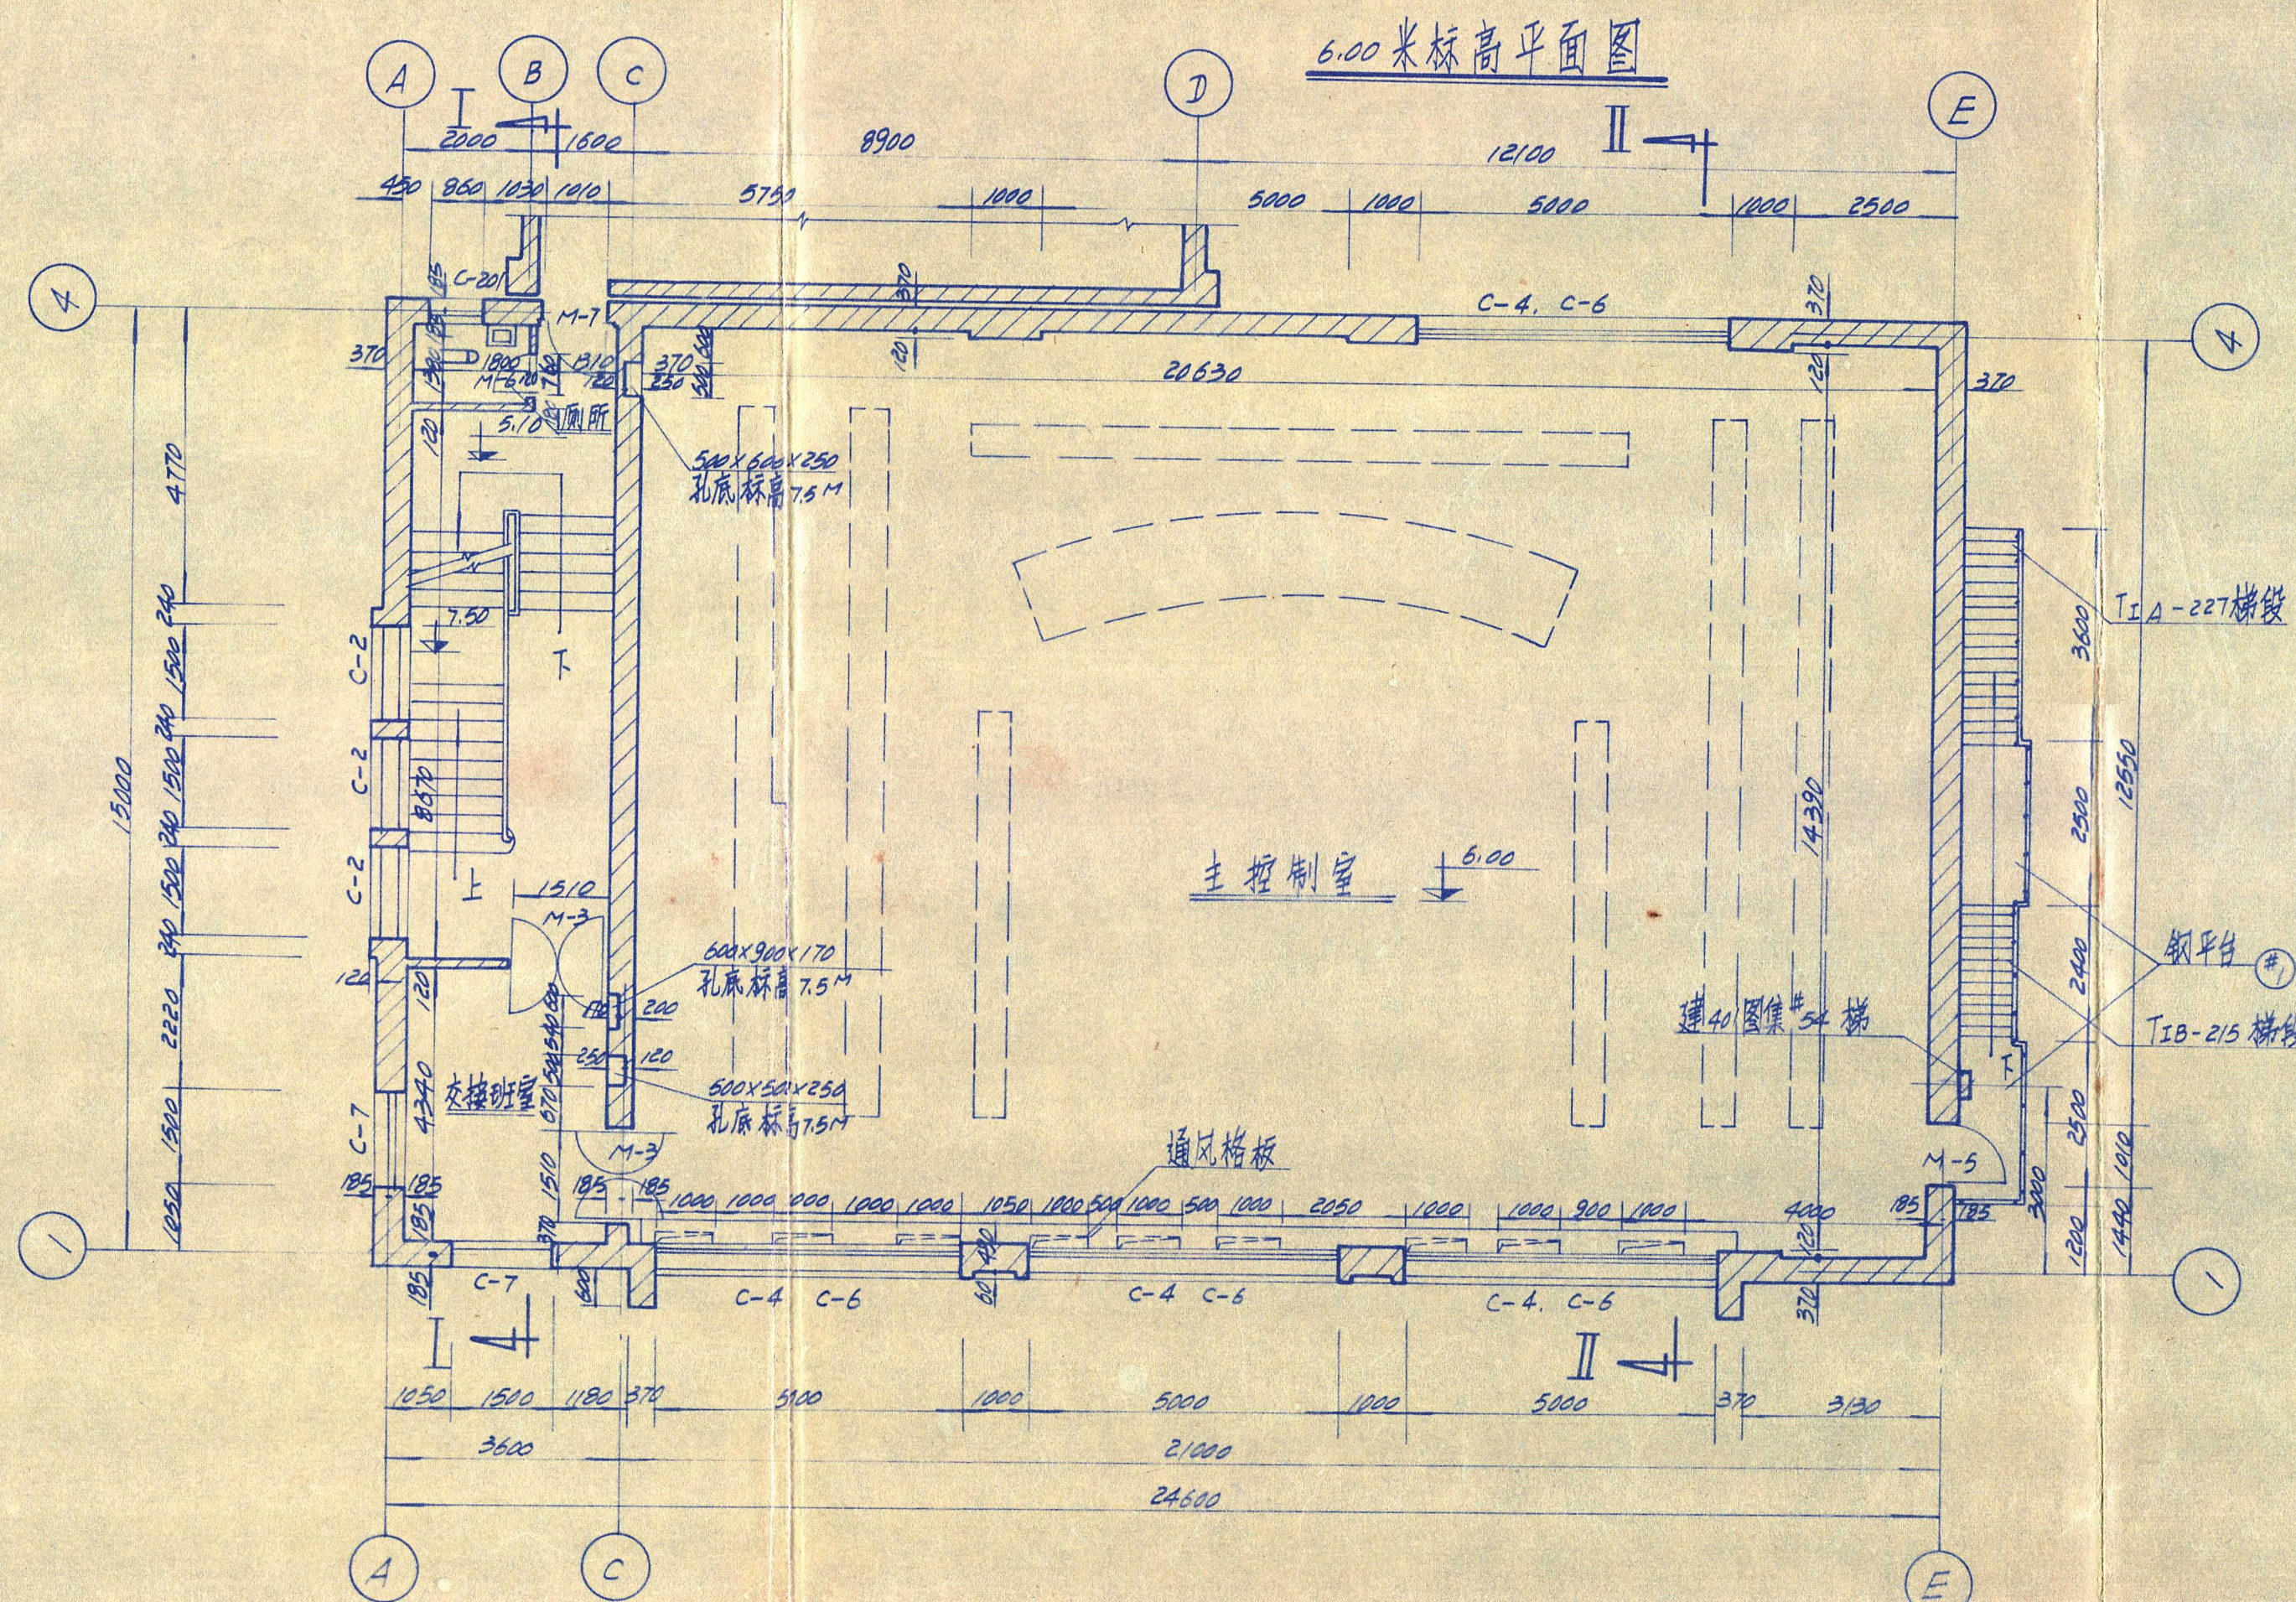
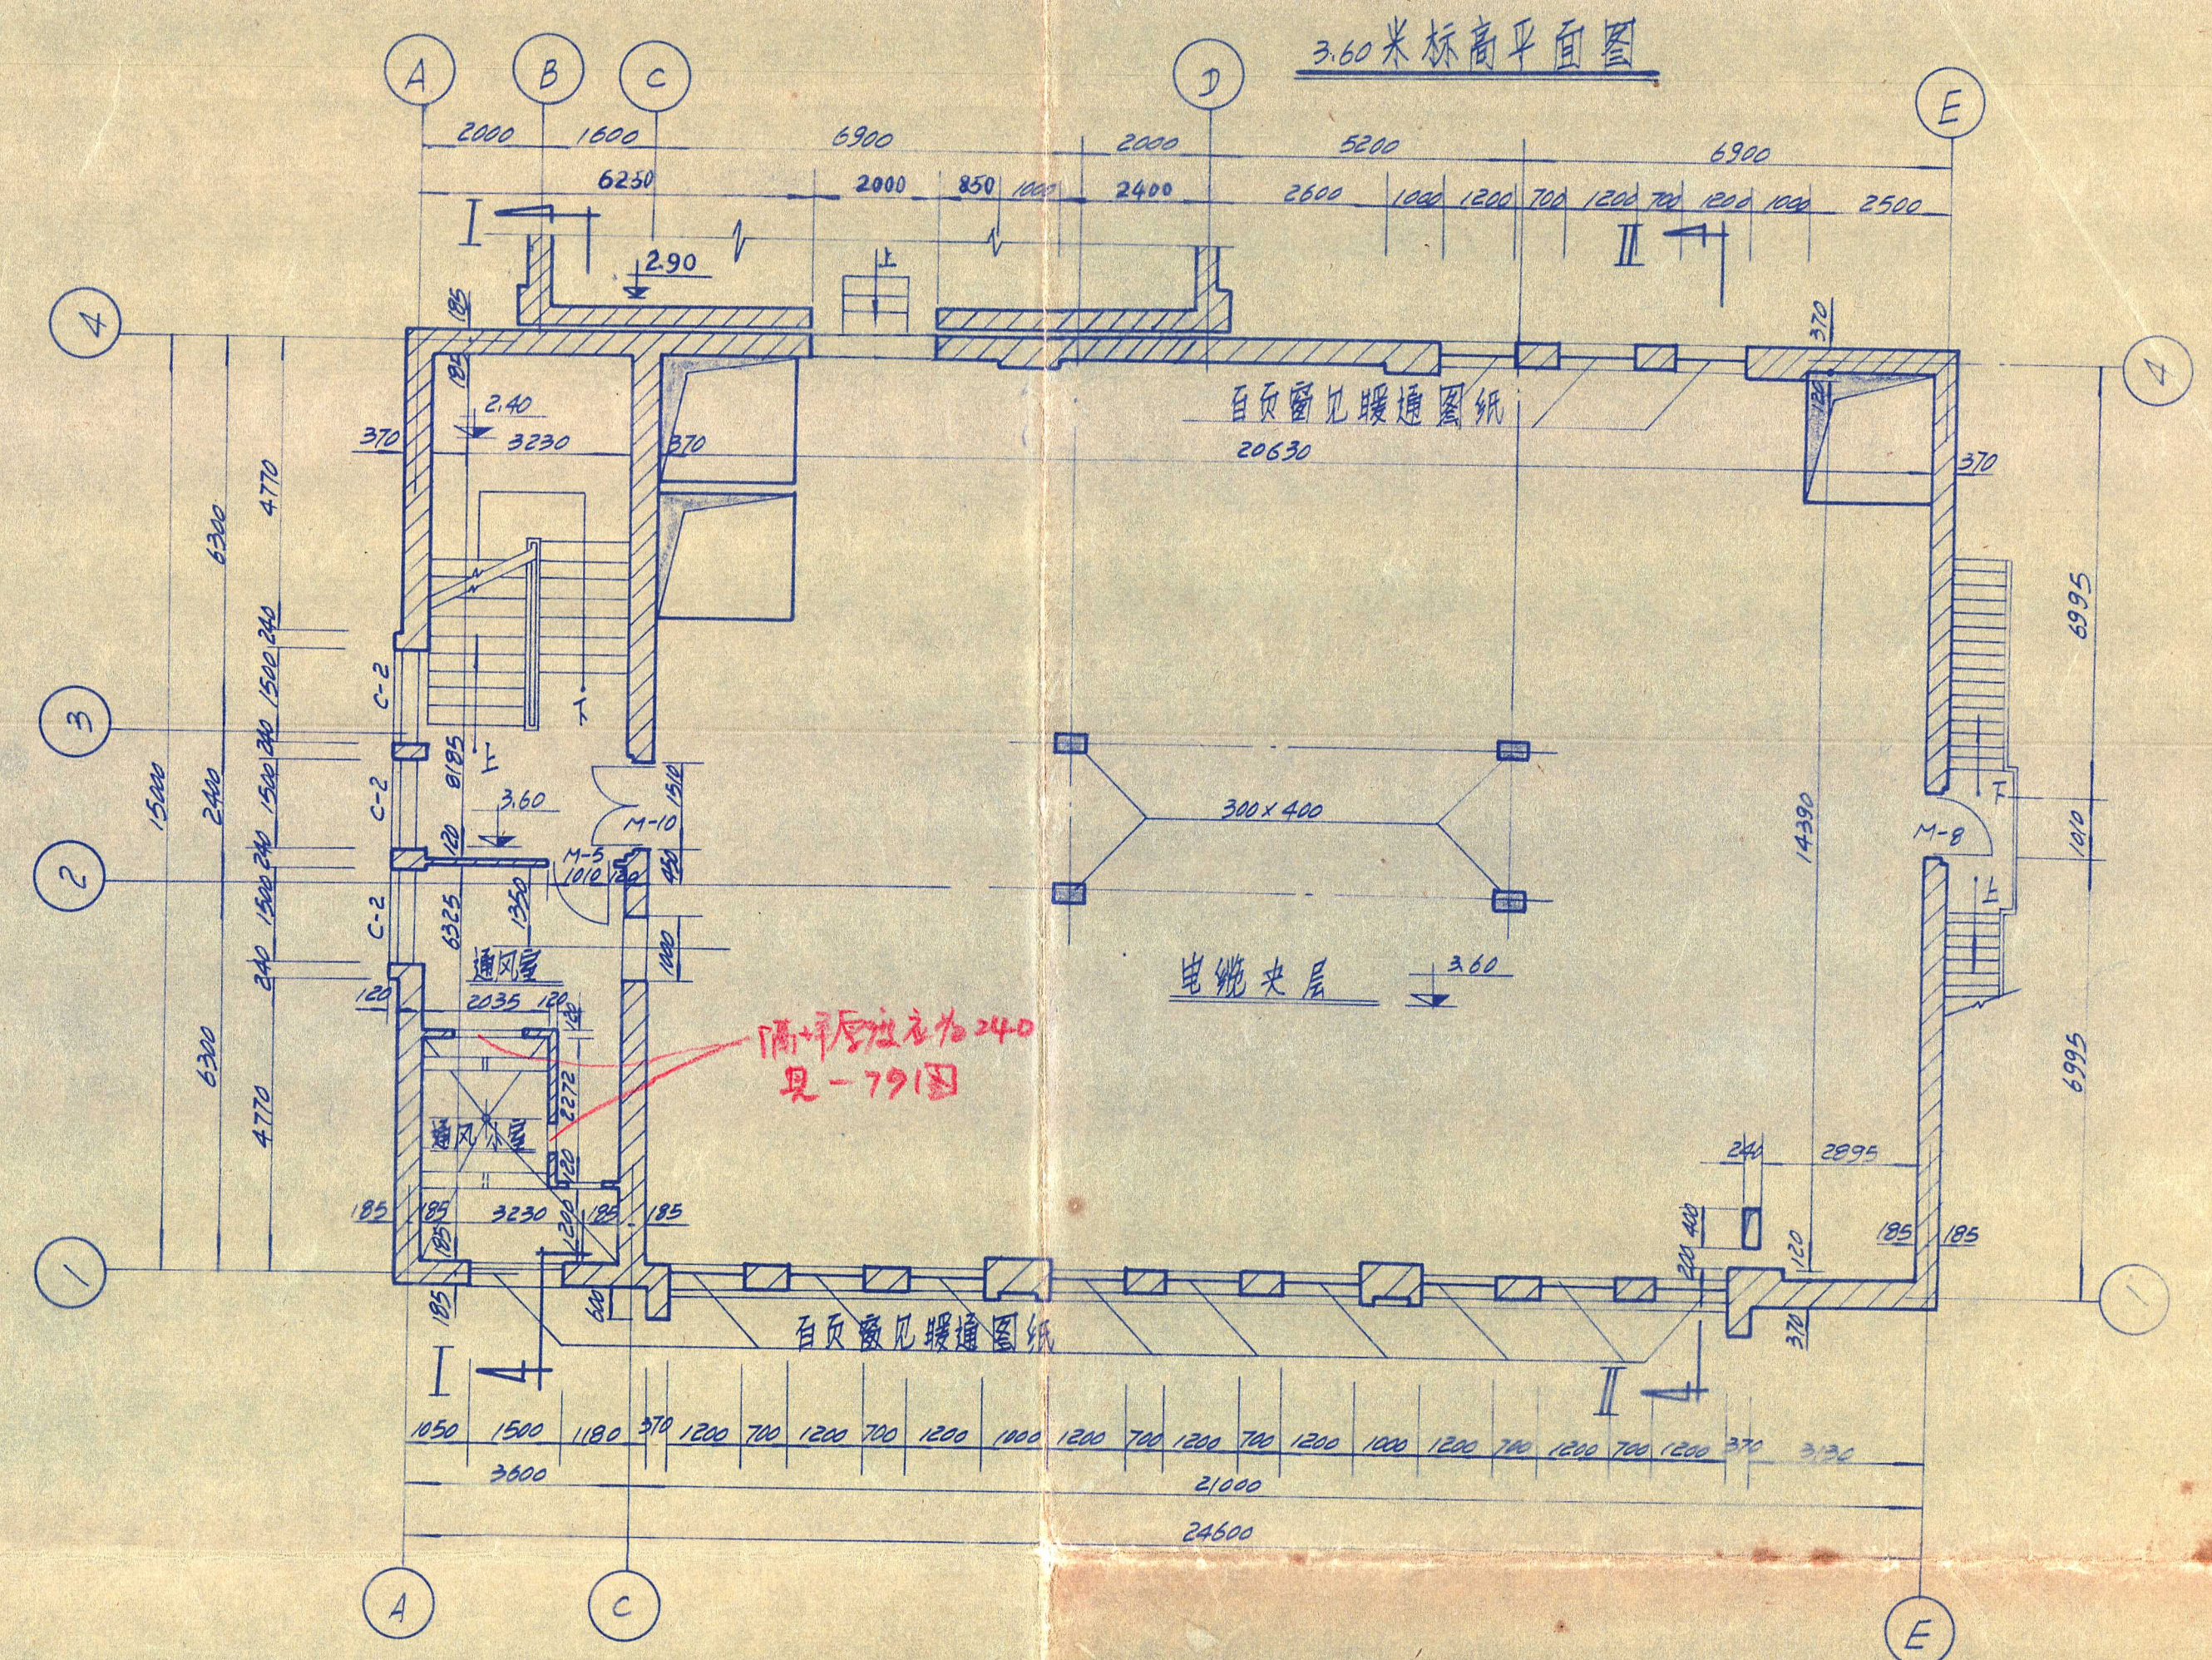


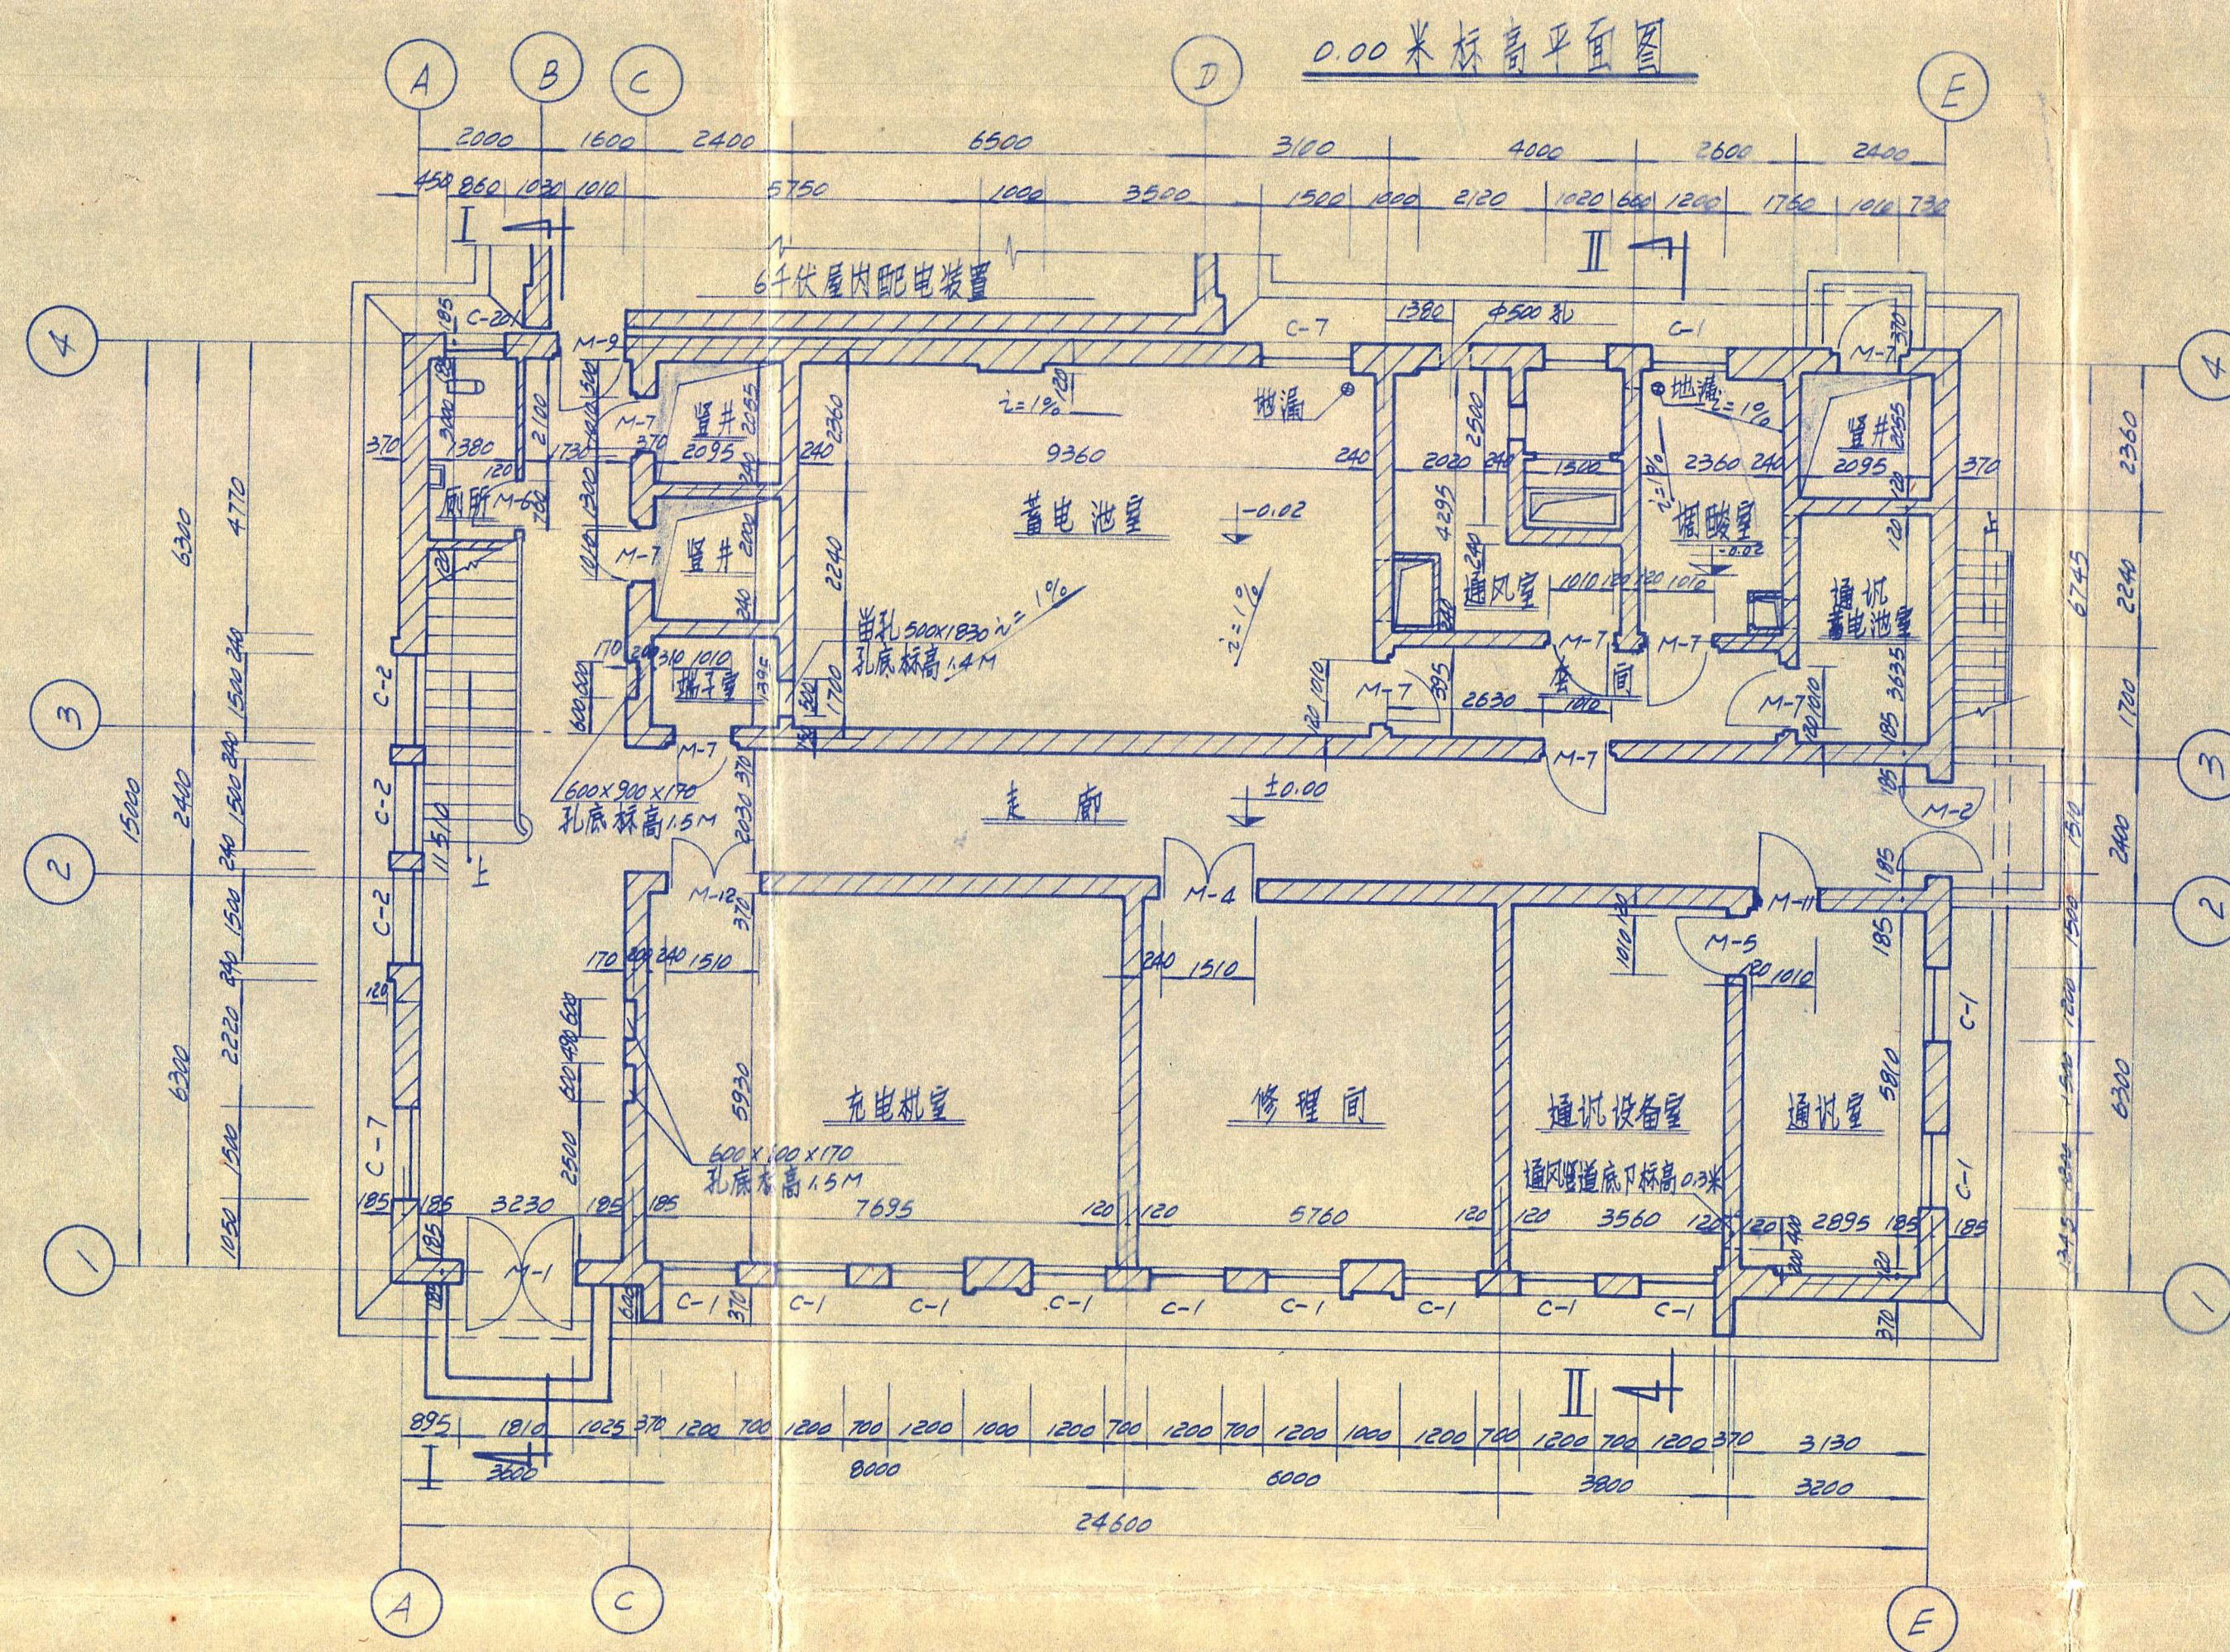

说明:

1. 室内地面标高 ± 0.00 米相当于绝对标高 1071.50 米。
2. 通风室布置详图见 312 施土 0601-79。
3. TIA-227 TIB-215 钢梯铰链套用本院典型图施工时作如下修改：
 - (1) 梯铰链杆应与平台栏杆一致。
 - (2) 梯铰与钢平台改用焊接。
 - (3) 梯铰与室外地坪连接应做 $\Phi 100$ 素砼支墩尺寸为 $1000 \times 400 \times 800$ 。

水利电力部西南电力设计院					
云南解化自备热电厂新建工程				施工设计	
总工程师 陈师鹏		主控制楼 各层平面图			
副总工程师 李以仁					
技术负责人 李以仁					
主要设计人 张永全					
校对人 张永全		图号 302 施土-060-02			
审核人 王德胜		1964年3月			
批准人 王德胜		收一译			

[illegible]